
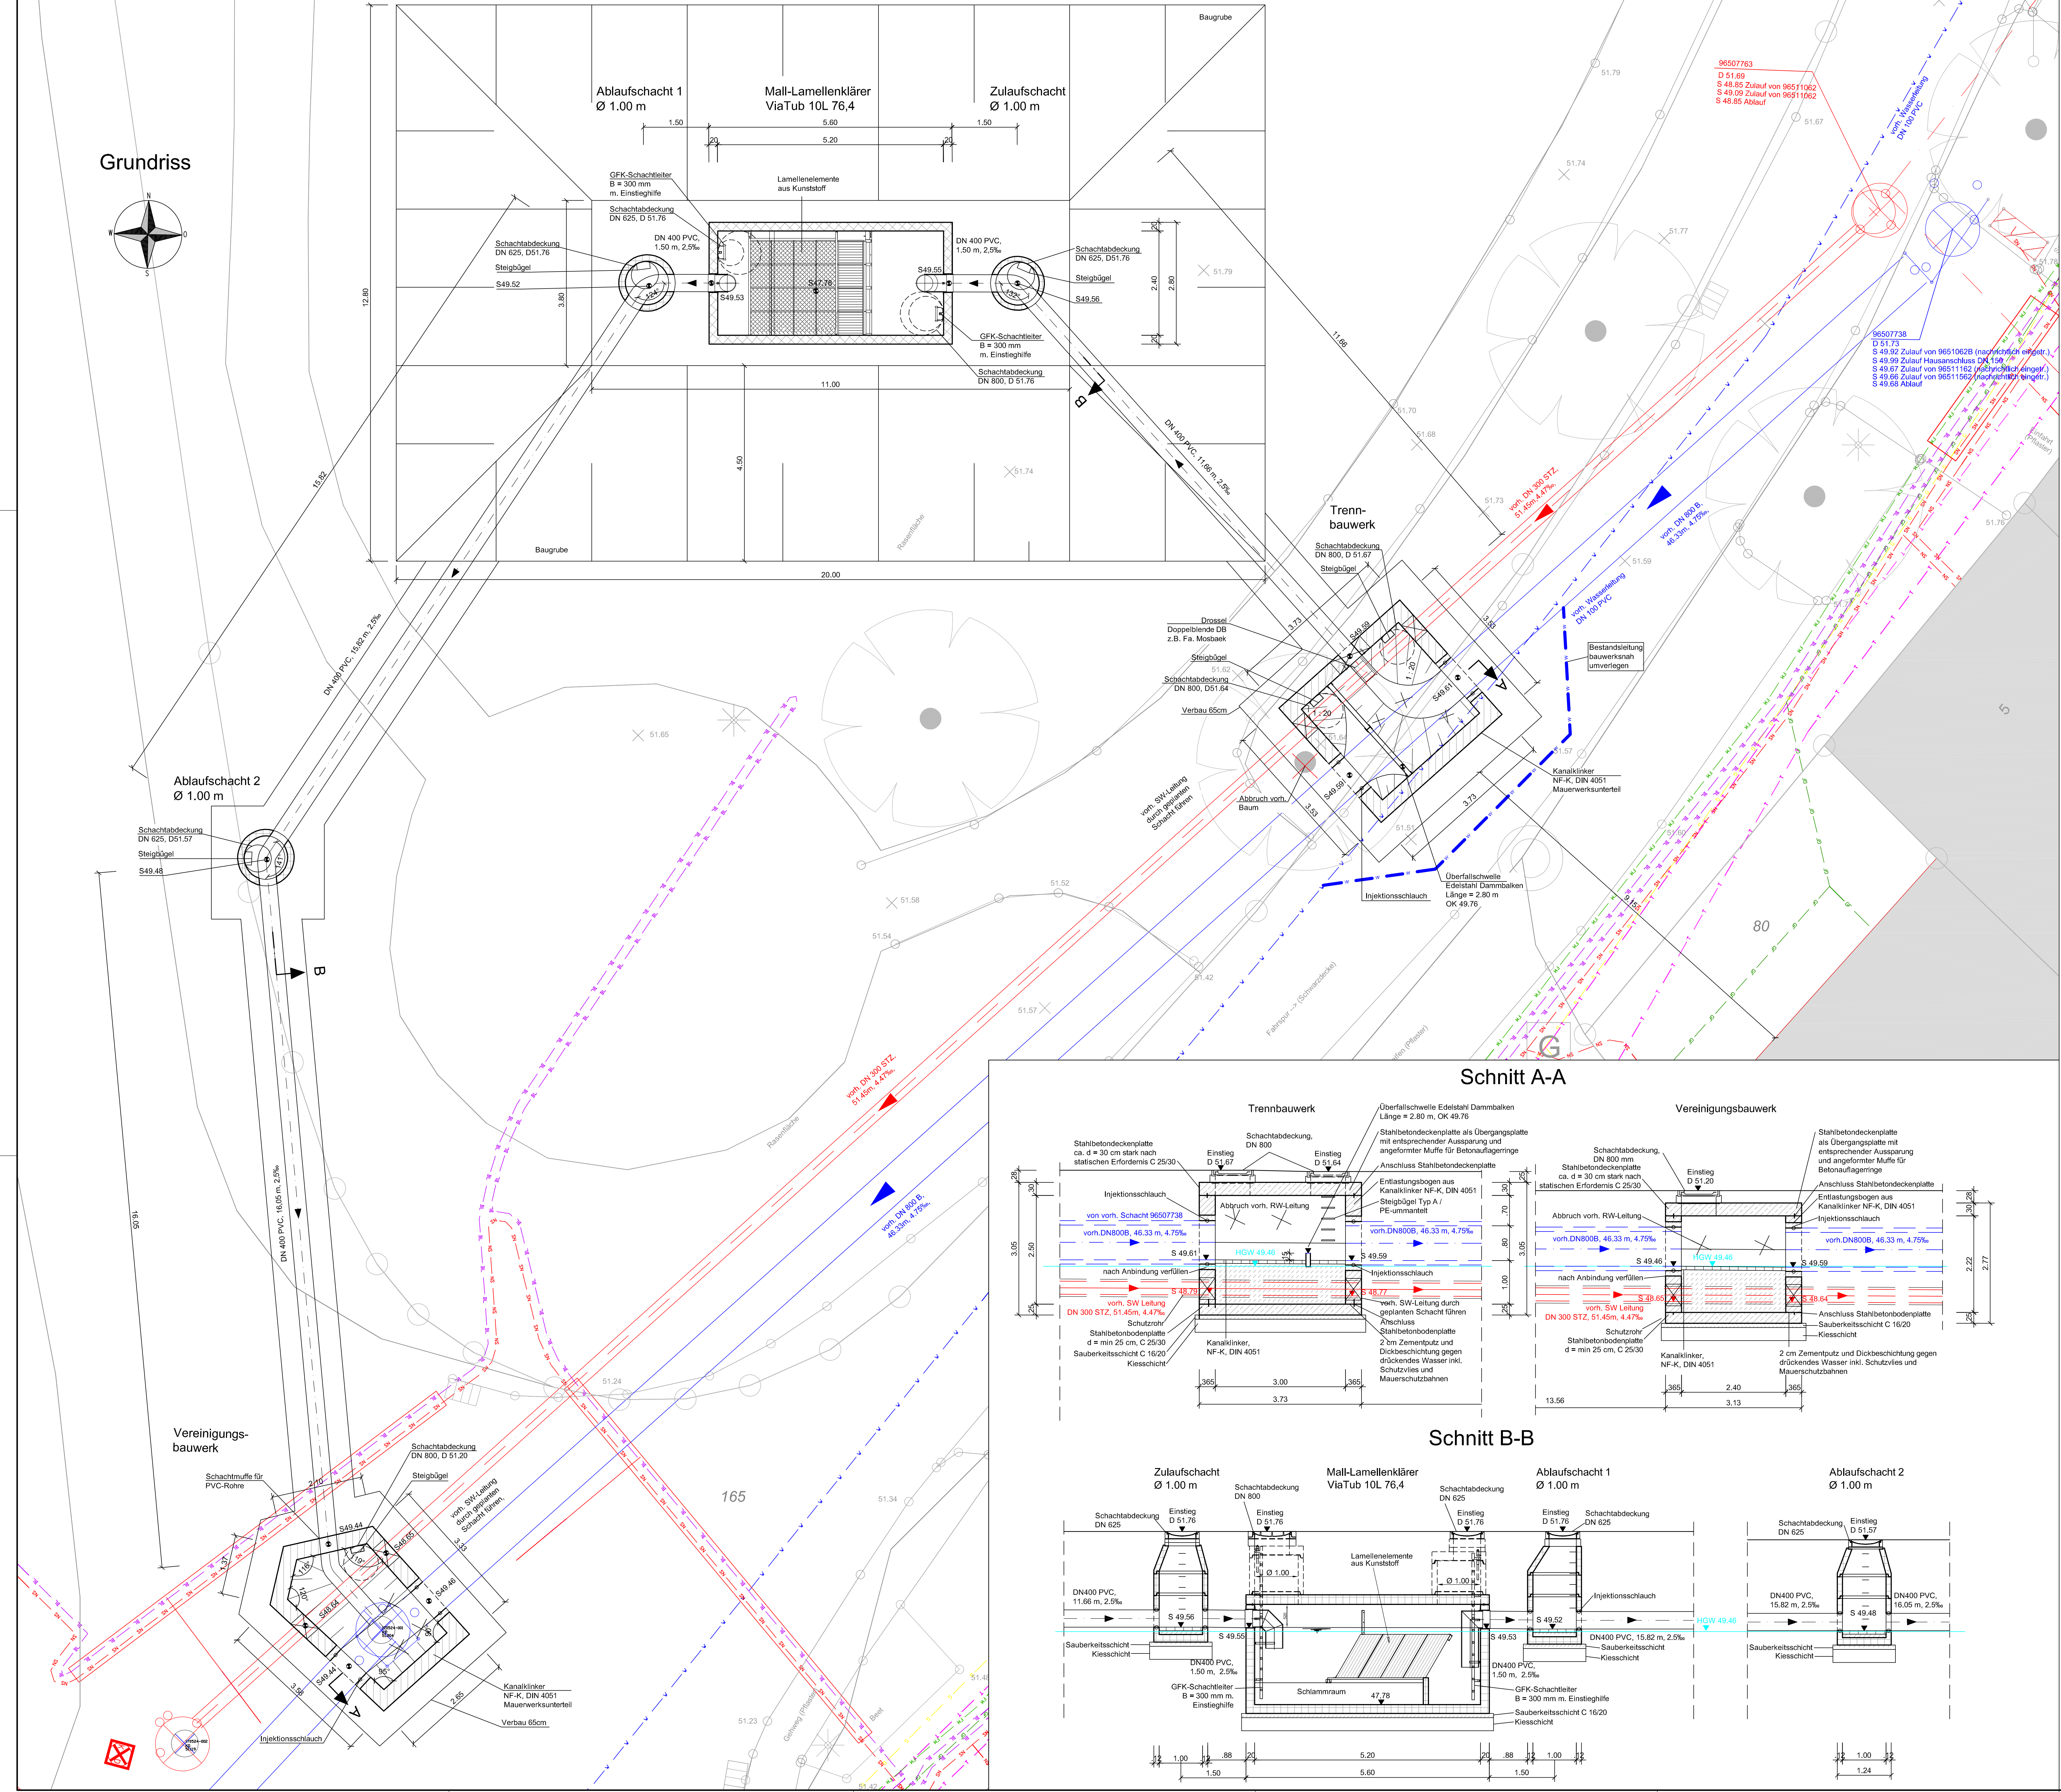


Grundriss

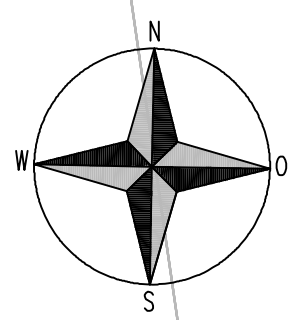

Legende

95513591

D 47.95

S 46.08 Zulauf

S 46.06 Ablauf

Schachtbezeichnung

vord. Kanaldeckelhöhe

vord. Sohlhöhe Zulauf

vord. Sohlhöhe Ablauf

Regenwasserkanal Bestand

Schmutzwasserkanal Bestand

Regenwasserkanal Planung inkl. Baugrube

vord. Straßenablauf

Versorgungsleitungen Bestand:

W

Wasserwerk Gangel

BE

Beleuchtung NEW

T

Telekom

NS

Niederspannung NEW

MS

Mittelspannung NEW

GF

Glasfaser

G

Gas Regionetz

FM

Fernmelde NEW

Hinweis:

Die Lage der Versorgungsleitungen ist hier nur nachrichtlich eingetragen. Die Versorger müssen rechtzeitig vor Baubeginn erneut durch den Bauunternehmer angefragt werden, um die exakte, tatsächliche Lage der Versorgungsleitungen zu erhalten.

Höhenangaben sind in der Örtlichkeit zu überprüfen.

Schnitt A-A

Schnitt B-B

VORABZUG				
-	05.2017	Originalfassung	Eh	CK
Index	Datum	Änderung und Ergänzungsvermerk	Bearbeitet	Geschnitten
08.05.2018	08.05.2018	Prüf- und Datenüberprüfung	S:\Daten\16135\AussCAD\DWG\Ausführung\96P003_Mitte.dwg	

Ingenieurbüro Achten und Jansen GmbH
Beratende Ingenieure Ingenieurkammer - Bau NRW
• Gutsachten • Planung • Bauleitung • Wasser • Straßen • Umwelt

Projektnummer: 16135
Bearbeitet: Ehm
Gezeichnet: Köhnen
Geprüft: Klingebiel

Projektdatum: Mai 2017

Gemeinde Selfkant

Projekt: Niederschlagswasserbehandlung am Rodebach

Maßstab: 1 : 50

Zeichnung: BP-03

Stand: 01.02.2017

Zur Bauausführung freigegeben:

Mönchengladbach, den 09.05.2017

(Straub) Dipl.-Ing.